



PLANTA BAIXA  
ESCALA 1/30

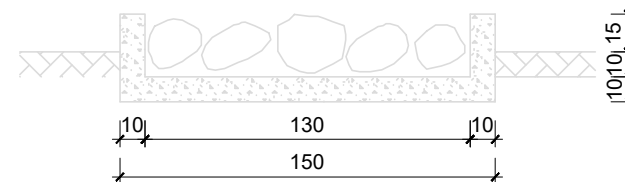

CORTE BB  
ESCALA 1/30

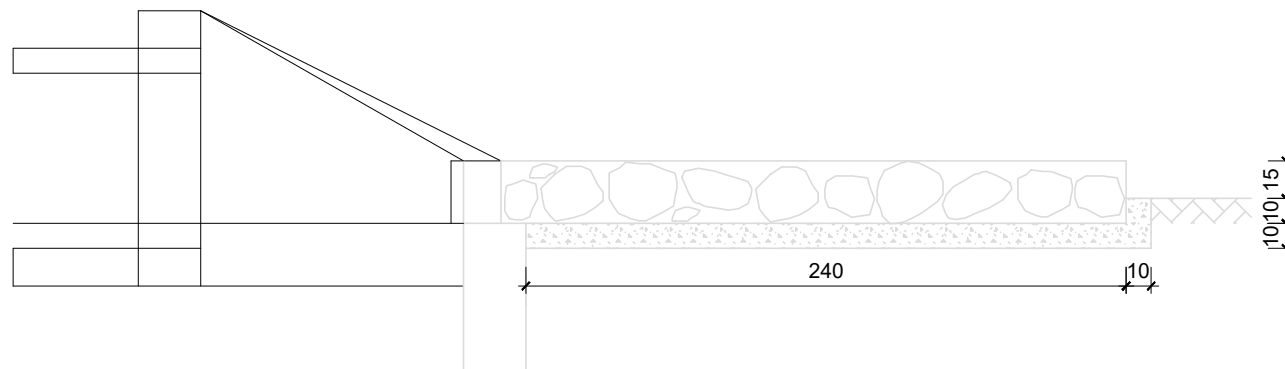

CORTE AA  
ESCALA 1/30



Prefeitura Municipal de Itarana  
Administração: 2017-2020

## Calçamento Rural

Descrição: Detalhe - Dissipador de Energia

Data: 24/09/2018

Revisão nº: 00

Setor: Secretaria Municipal de Transporte, Obras e Serviços Urbanos

Obra: Calçamento Rural - Alto Santa Rosa

Endereço: Alto Santa Rosa, Zona Rural, Itarana-ES

Título da Folha: Dissipador de Energia

Proprietário: Prefeitura Municipal de Itarana C.N.P.J.: 27.104.363/0001-23

Escala: Indicada ART: 0820180103541

Resp. Téc.: Igor Alves Folador Dominicini CREA: ES-043213/D

Responsável Técnico: Prefeito Municipal:

Prancha:

03/04